


RZUT PIWNIC

SKALA 1:50

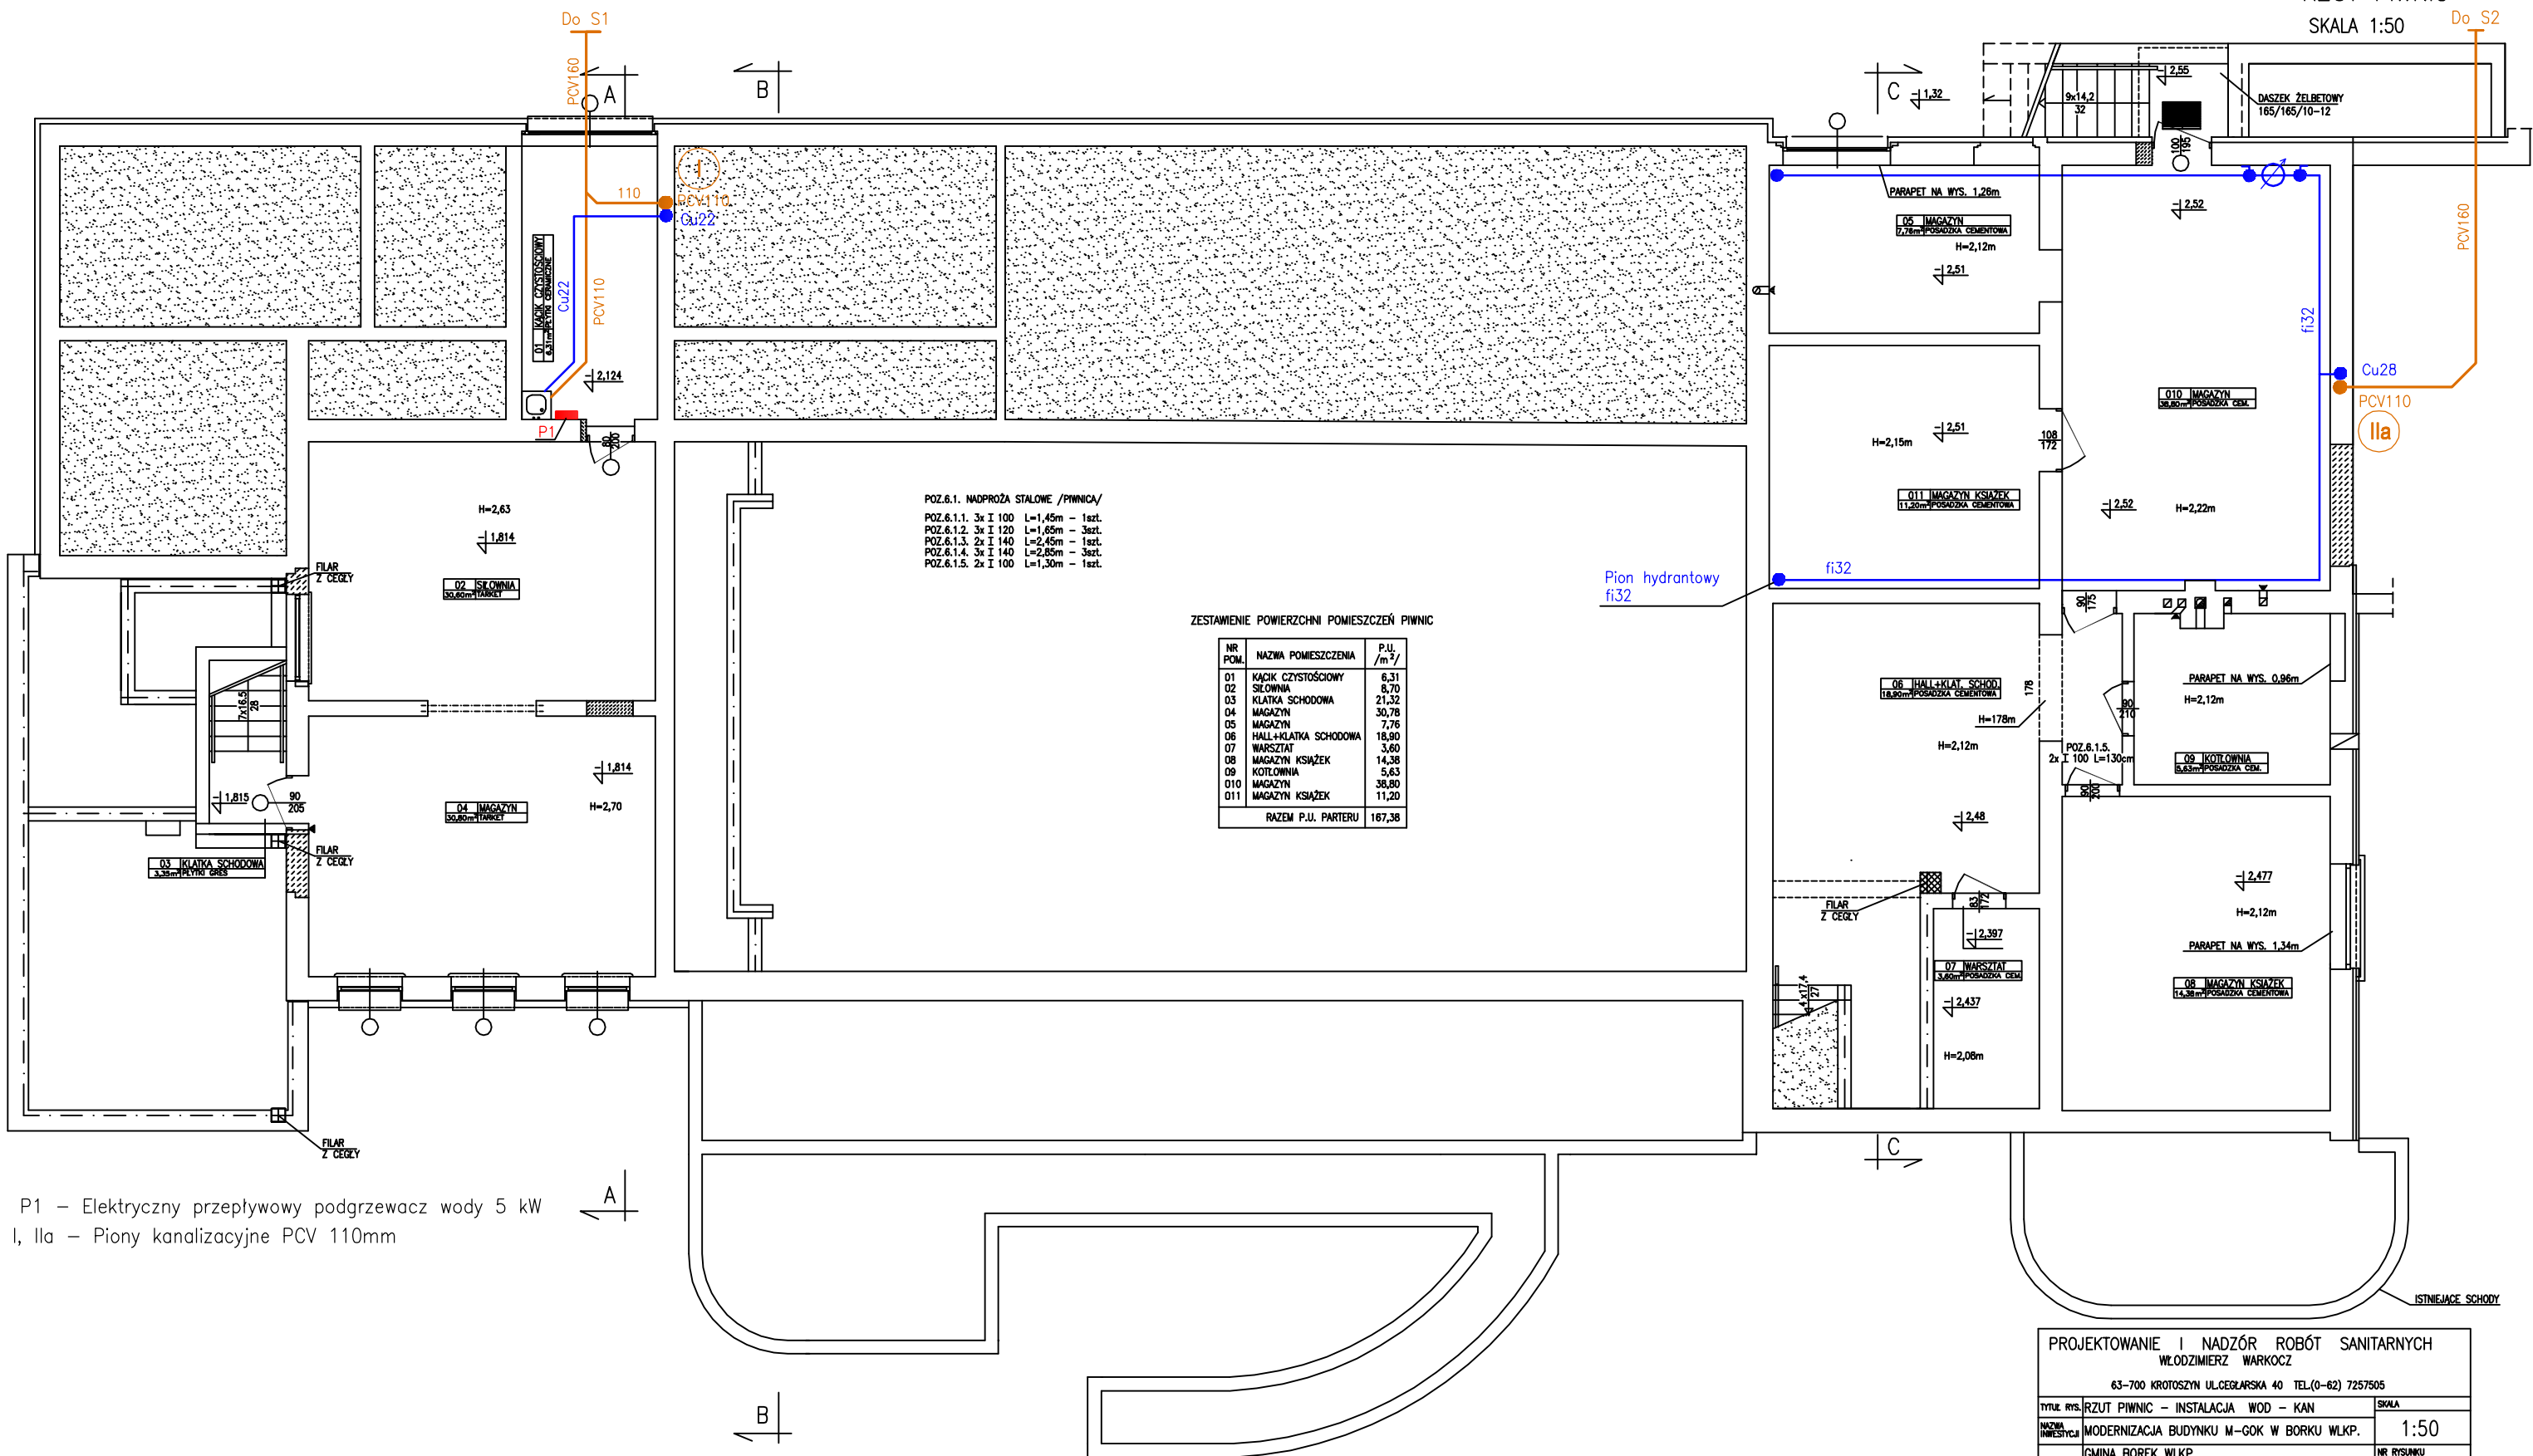

P1 – Elektryczny przepływowy podgrzewacz wody 5 kW
 I, IIa – Piony kanalizacyjne PCV 110mm

PROJEKTOWANIE I NADZÓR ROBÓT SANITARNYCH WŁODZIMIERZ WARKOCZ 63-700 KROTOSZYN UL.CEGLARSKA 40 TEL.(0-62) 7257505		
TYTUL RYS.	RZUT PIWNIC – INSTALACJA WOD – KAN	SKALA
NAZWA INWESTYCJI	MODERNIZACJA BUDYNKU M-GOK W BORKU WLKP.	1:50
INWESTOR	GMINA BOREK WLKP. UL. RYNEK 1, 63-810 BOREK WLKP	NR RYSUNKU
ADRES INWESTYCJI	BOREK UL. POWSTAŃCÓW WLKP. 4 DZ. NR 395/5,	DATA
AUTORZYSTWA PROJEKTU	INŻ. WŁODZIMIERZ WARKOCZ upr.UAN 7342-37/93	PODPIS
		08.2008